



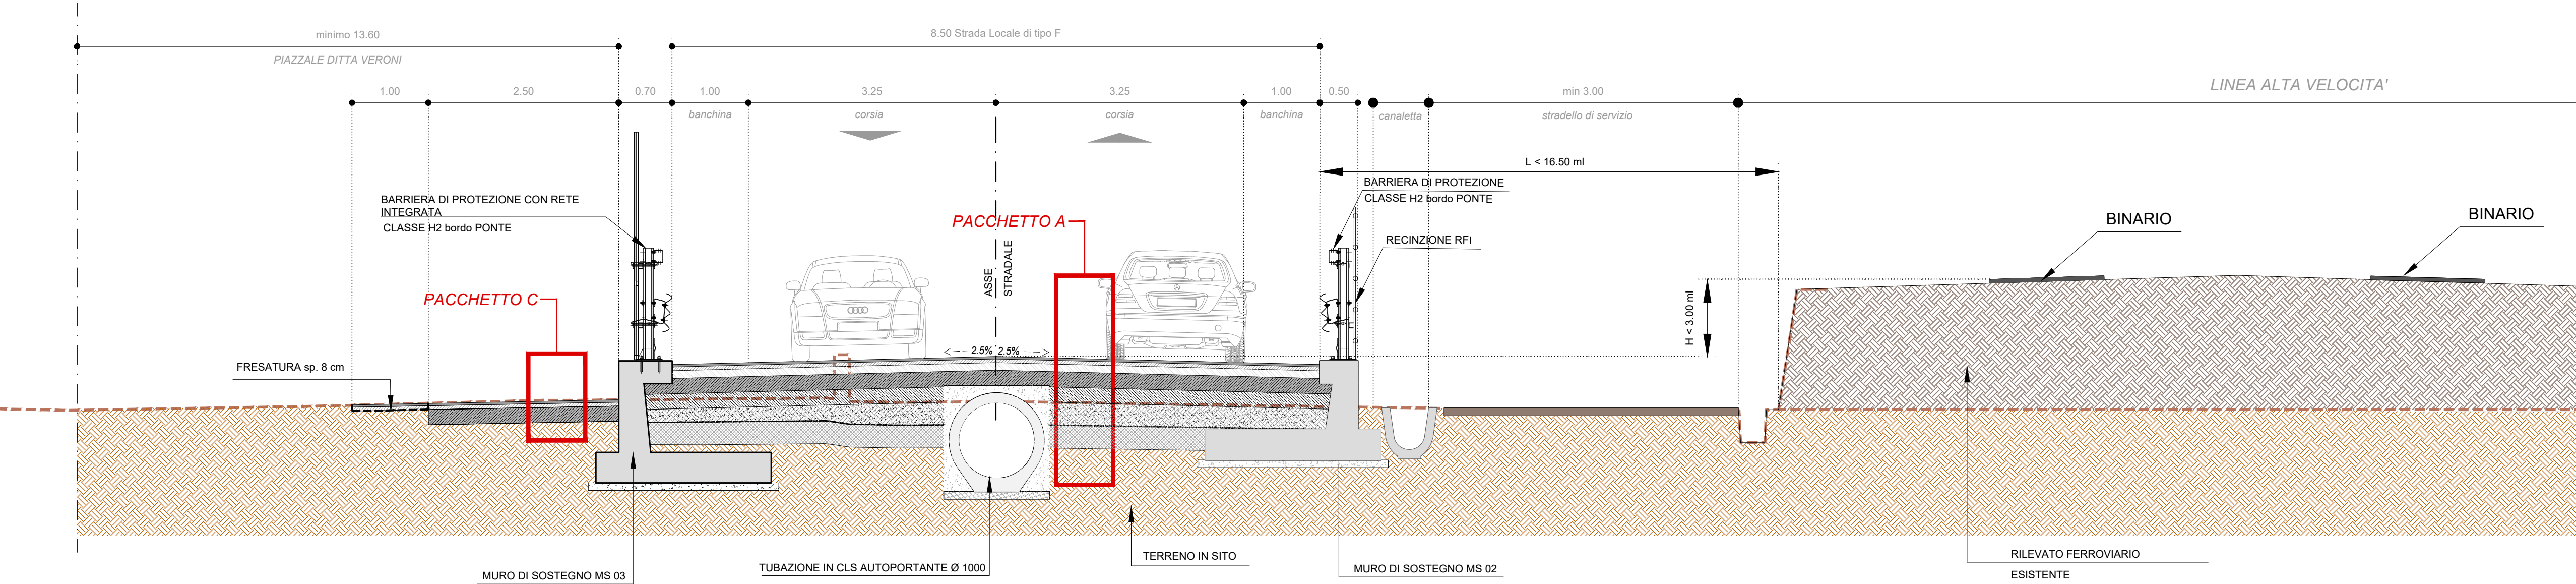


SEZIONE TIPO E
Scala 1:50




DEMOLIZIONI RETI "DITTA VERONI" scala 1:1000

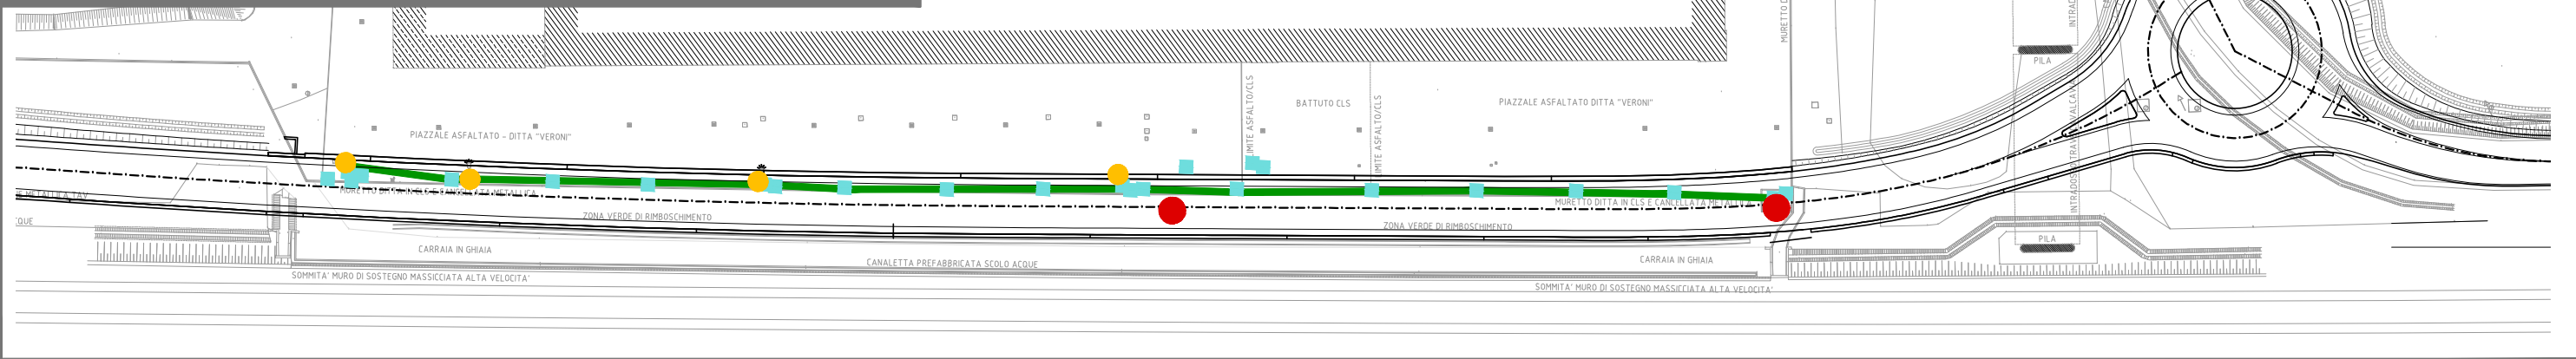

RICOLLOCAMENTO RETI "DITTA VERONI" scala 1:1000

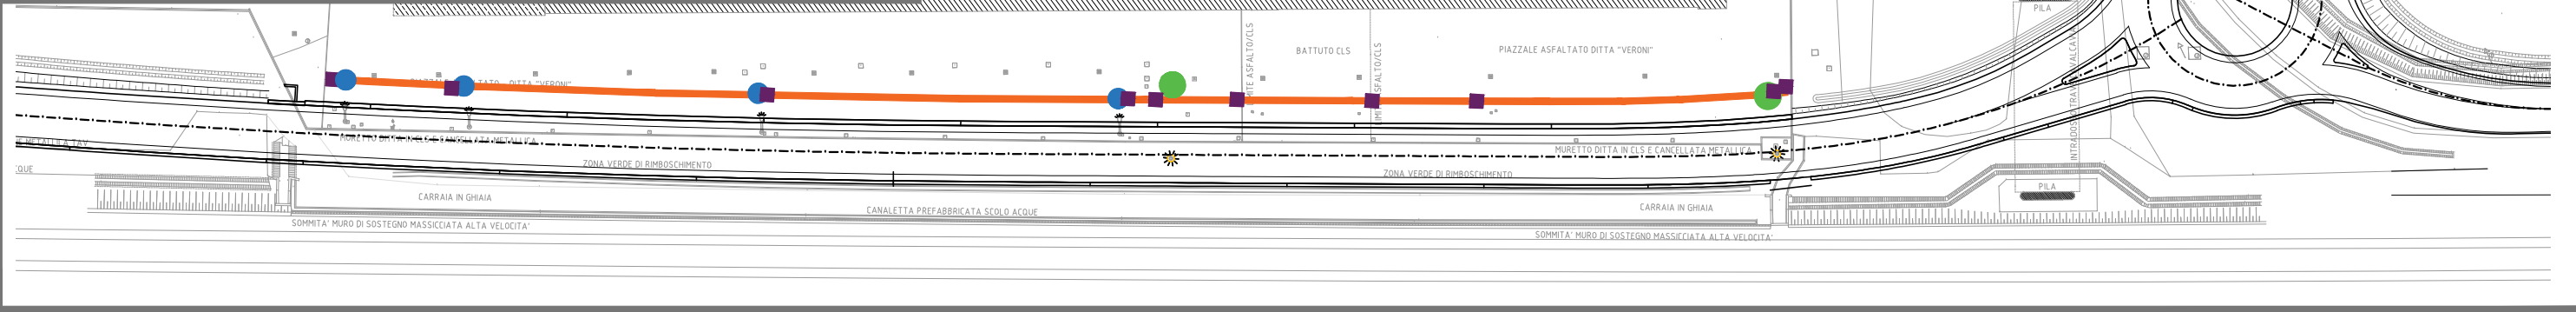

DEMOLIZIONI PIAZZALE "DITTA VERONI" scala 1:1000

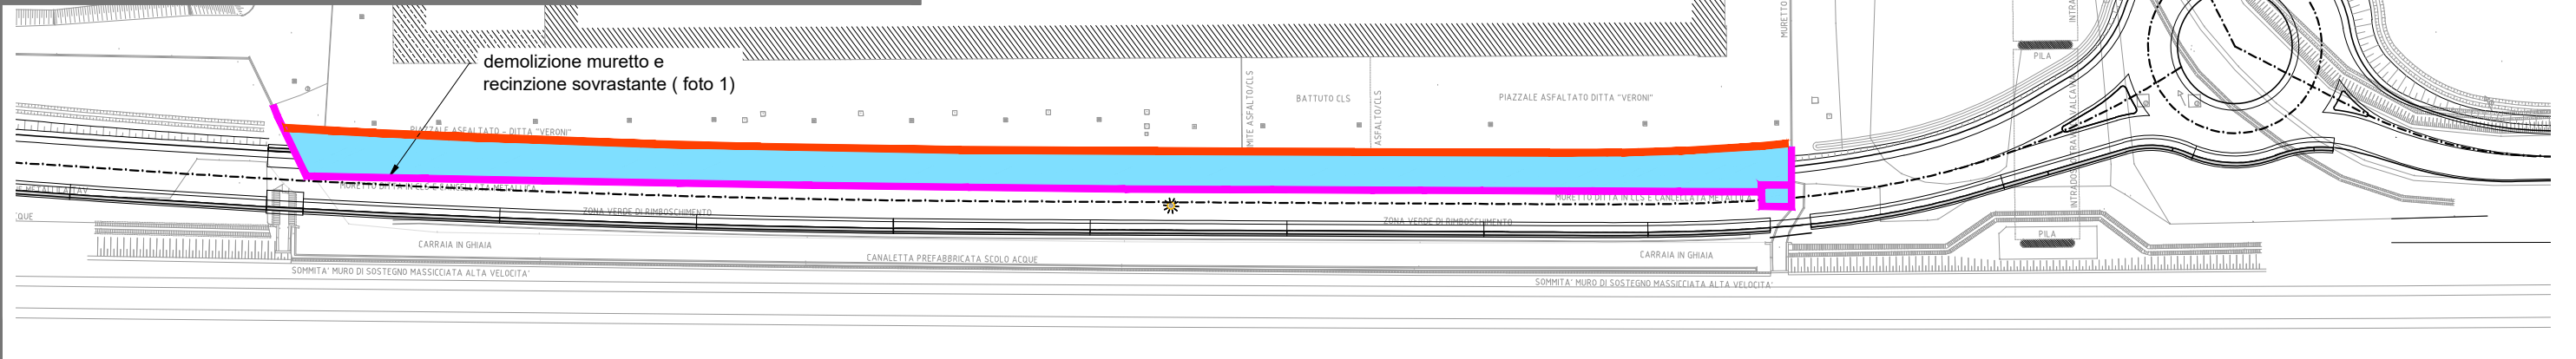

LEGENDA RETE ELETTRICA


- Demolizione Lampione
- Rimozione Torre Faro (foto 2)
- Demolizione pozzetto elettrico
- Rete elettrica interrata esistente
- Rete elettrica 15KV interrata esistente
- Riposizionamento Lampione
- Riposizionamento Faro
- Riposizionamento Pozzetto elettrico
- Riposizionamento Rete elettrica interrata

NOTA: PRESTARE ESTREMA ATTENZIONE IN FASE DI SCAVO
E REALIZZAZIONE STABILIZZAZIONE A CALCE. VERIFICARE
LE QUOTE EFFETTIVE CON ENTE COMPETENTE

LEGENDA DEMOLIZIONI

- Fresatura sp. 8cm
- Demolizione piazzale e realizzazione pacch. C
- Demolizione muretto di confine + recinzione (foto 1)


RETE ANTINCENDIO "DITTA VERONI" scala 1:1000

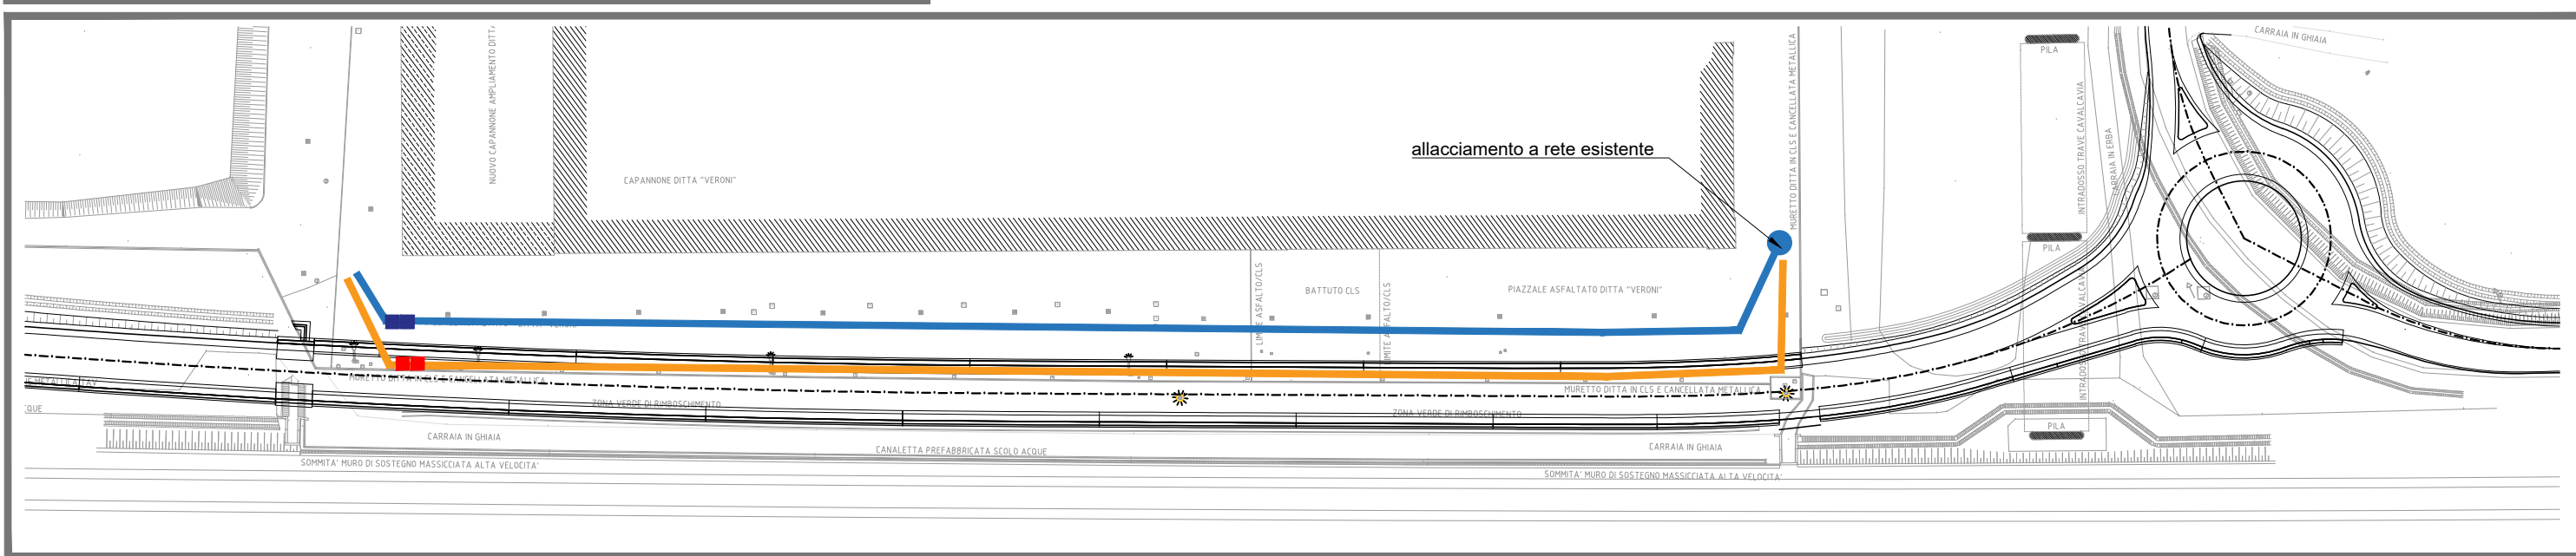


LEGENDA RETE ANTINCENDIO

- Demolizione pozzetto rete antincendio
- Rete antincendio esistente
- Riposizionamento pozzetto rete antincendio
- Riposizionamento nuova rete antincendio

PACCHETTO A - STRADALE
scala 1:10

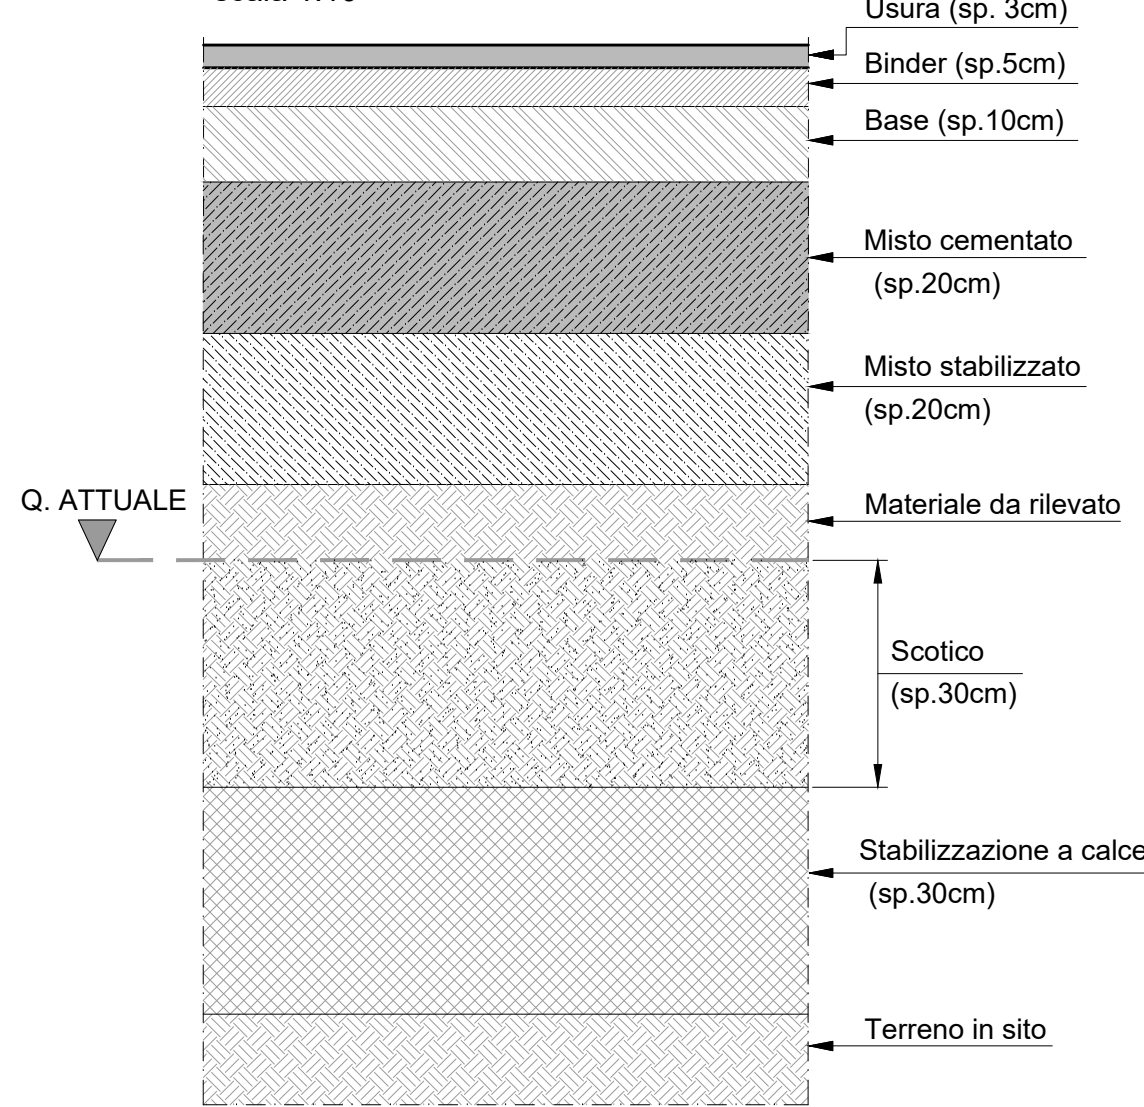

PACCHETTO C - PIAZZALE "DITTA VERONI"
scala 1:10

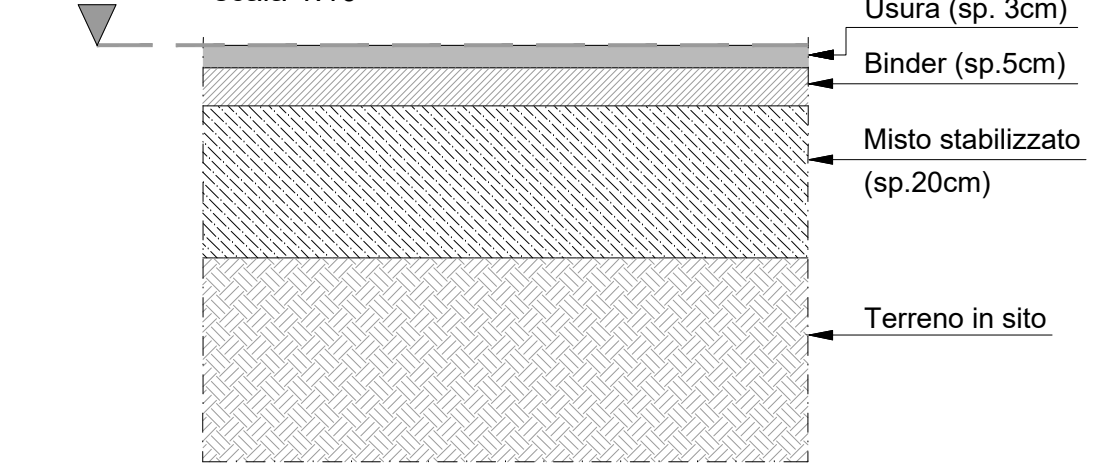

NOTA: Il presente elaborato vale solamente per le opere indicate nel titolo; le opere al contorno (fabbricati, verde, parchi, ecc) sono riportate solamente a titolo indicativo per una migliore comprensione dell'insieme.

I contenuti del presente elaborato sono protetti da leggi del c.c.m. 2375/2017 e dalla legge 43/14



Provincia di
REGGIO EMILIA

Corso Garibaldi, 59 - 42100 Reggio Emilia
Tel 0522 444111 - Fax 0522 451676
Email: info@provincia.re.it
Web: http://www.provincia.re.it



BRETELLA DI COLLEGAMENTO ASSE REGGIO EMILIA -
CORREGGIO - S.P. 50 IN LOCALITA' GAZZATA
NEL COMUNE DI SAN MARTINO IN RIO

PROGETTO DI FATTIBILITA' TECNICO ECONOMICA

TITOLO:

SEZIONI TIPO
tav. 2 di 4

CODIFICA:

PF VI 09

Scala -
varie

**DIRIGENTE del SERVIZIO INFRASTRUTTURE,
MOBILITA' SOSTENIBILE E PATRIMONIO:**

Dott. Ing. Valerio Bussei - Prov. di Reggio Emilia

RESPONSABILE UNICO del PROCEDIMENTO:

Dott. Arch. Francesca Guafferi - Prov. di Reggio Emilia

PROFESSIONISTI



IS Ingegneria e Servizi S.R.L.
Via Guglielmo Pepe n. 25
41124 MODENA - Tel. 059 350040
Mail: info@ingegneriaservizi.it
Pec: is.modena@pec.it

Dott. Ing. Sergio Violella (Direttore Tecnico)
Geom. Tiziana Cavani - Dott. Ing. Mariela Soli
Dott. Ing. Elia Moruzzi - Ing. Claudio Arno
Geod. Claudio Fico
Collaborazioni
Geom. Serena Nannini - Ing. Elia Barazzuola
Dott. Ing. Carmen Laurato - Dott. Ing. Davide di Lorenzo

00	Maggio 2024	Emissione	E. BARAZZUOLO	E. MORUZZI	S. VIOLETTA
REV	DATA	DESCRIZIONE	REDATTO	CONTROLLATO	APPROVATO